



STUDZIENKA PRZYŁĄCZENIOWA Ø425 NIEWŁAZOWA Z ADAPTOREM DO WŁAZÓW I WŁAZEM ŻELIWNYM D400

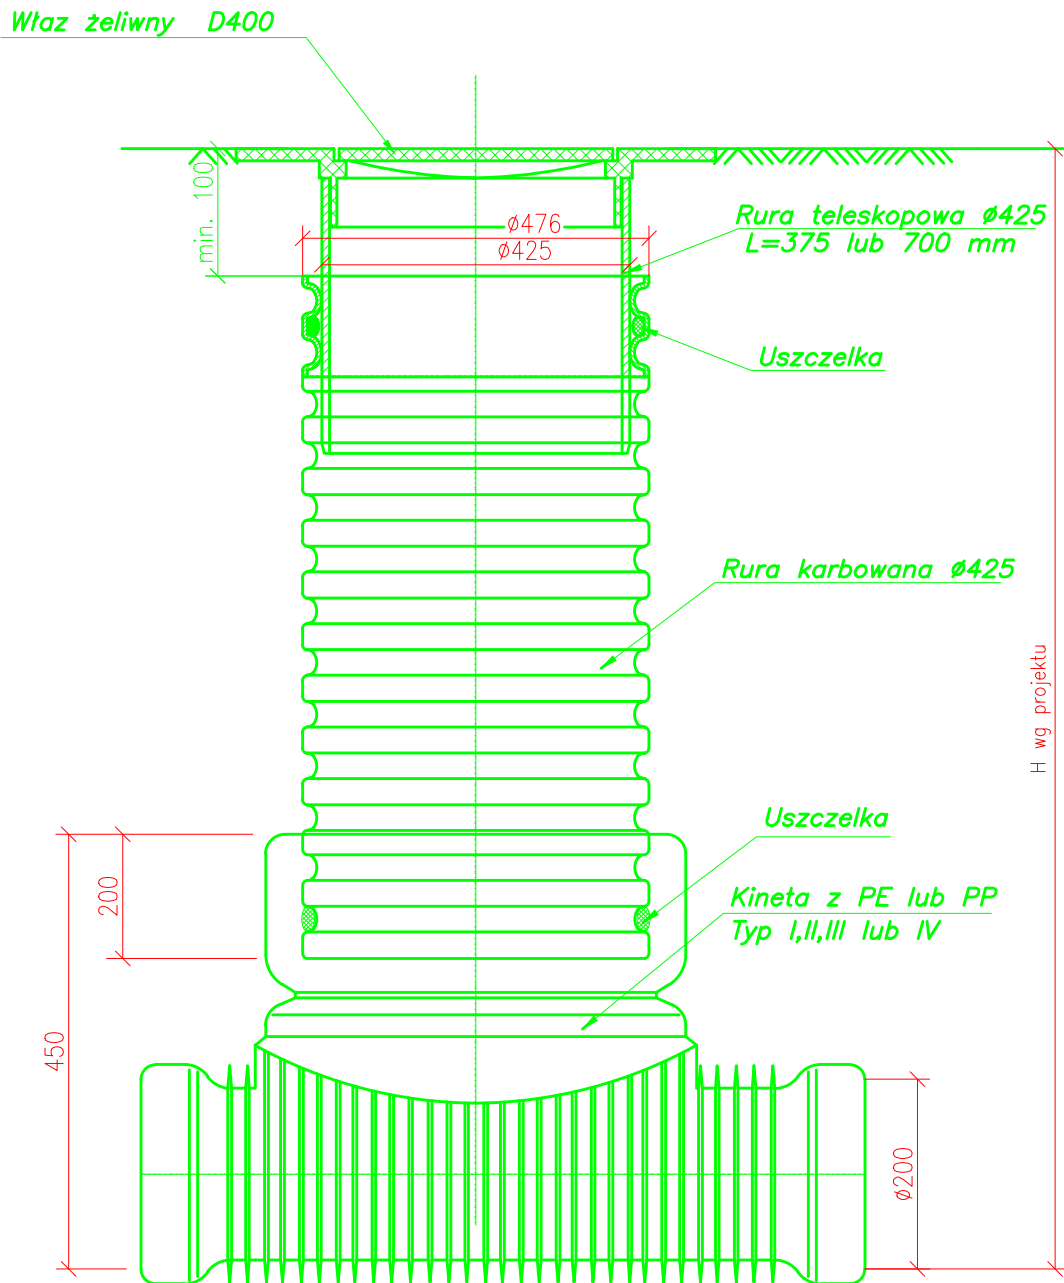

 <p>ul. Cygana 4/213 45-131 Opole tel. 77 442-81-18 fax. 77 442-81-19</p>	Nazwa opracowania: UZBROJENIE W SIĘĆ WODOCIĄGOWĄ I KANALIZACJĘ SANITARNĄ PRZEWIDZIANYCH POD ZABUDOWĘ MIESZKALNĄ TERENÓW W REJONIE ULIC KRASICKIEGO I STAWOWEJ W PRÓSZKOWIE				
	Stadium dokumentacji: Projekt budowlano-wykonawczy				
Przedmiot rysunku: STUDZIENKA PRZYŁĄCZENIOWA Ø425	Lokalizacja: m. Prószków, gm. Prószków				
	Inwestor: Gmina Prószków, ul. Opolska 17, 46-060 Prószków				
	Wykonawcy	Imię i nazwisko	Nr uprawnień	Branża	Podpis
	Projektant:	MIROSLAW BRZEZIŃSKI	352/94/OP	sanitarna	
	Sprawdził:	mgr inż. ROMUALD MACIANTOWICZ	206/94/OP	sanitarna	
Data opracowania: kwiecień 2011r.		Skala: 1:10		Nr rysunku: 3.9	